

woj.: kujawsko – pomorskie
 powiat: bydgoski
 gmina: Dąbrowa Chełmińska
 obręb: Dąbrowa Chełmińska dz. 297/2
 ks. rob.: 2-11/2007
 K.E.R.G.: 2263/07

MAPA
 SYTUACYJNO – WYSOKOŚCIOWA


Skala 1:500

BIURO PROJEKTÓW BUDOWNICTWA KOMUNALNEGO			
- Wodociągi i Kanalizacja - Zarządzanie, Konsulting - Spółka z o.o. w Bydgoszczy			
Obiekt	Brzoza	Stadium	Nr zlecenia Bd 4350
sanitarna		PB	
dla m. Dąbrowa Chełmińska			
Projekt zagospodarowania terenu	Autor proj. inż. Anna Majder uprawnienia budowlane nr ewidencji KUP/0064/P005/06 do projektowania bez ograniczeń w specjalności inżynierskiej w zakresie: wodociągów i kanalizacji wentylacji, gazowych wodociągów i kanalizacji		
Przedmiot opracowania	Sprawdził	inż. Jan Brzeski	uprawnienia budowlane nr ewidencji 3/65/Bg i 2397/60
	Data	Skala	Nr rysunku
	08.2007r.	1:500	2

Uzgodnienie branży elektrycznej
 inż. A. Neumann

Za zgodność z oryginałem

- LEGENDA
- 4110x6,6mm Proj. przewód wodociągowy
 - 632mm Proj. rurociąg tłoczny
 - Proj. kabel energ.nn
 - Proj. rura ochronna PCW
 - Proj. złącze kablowo-pomiarowe

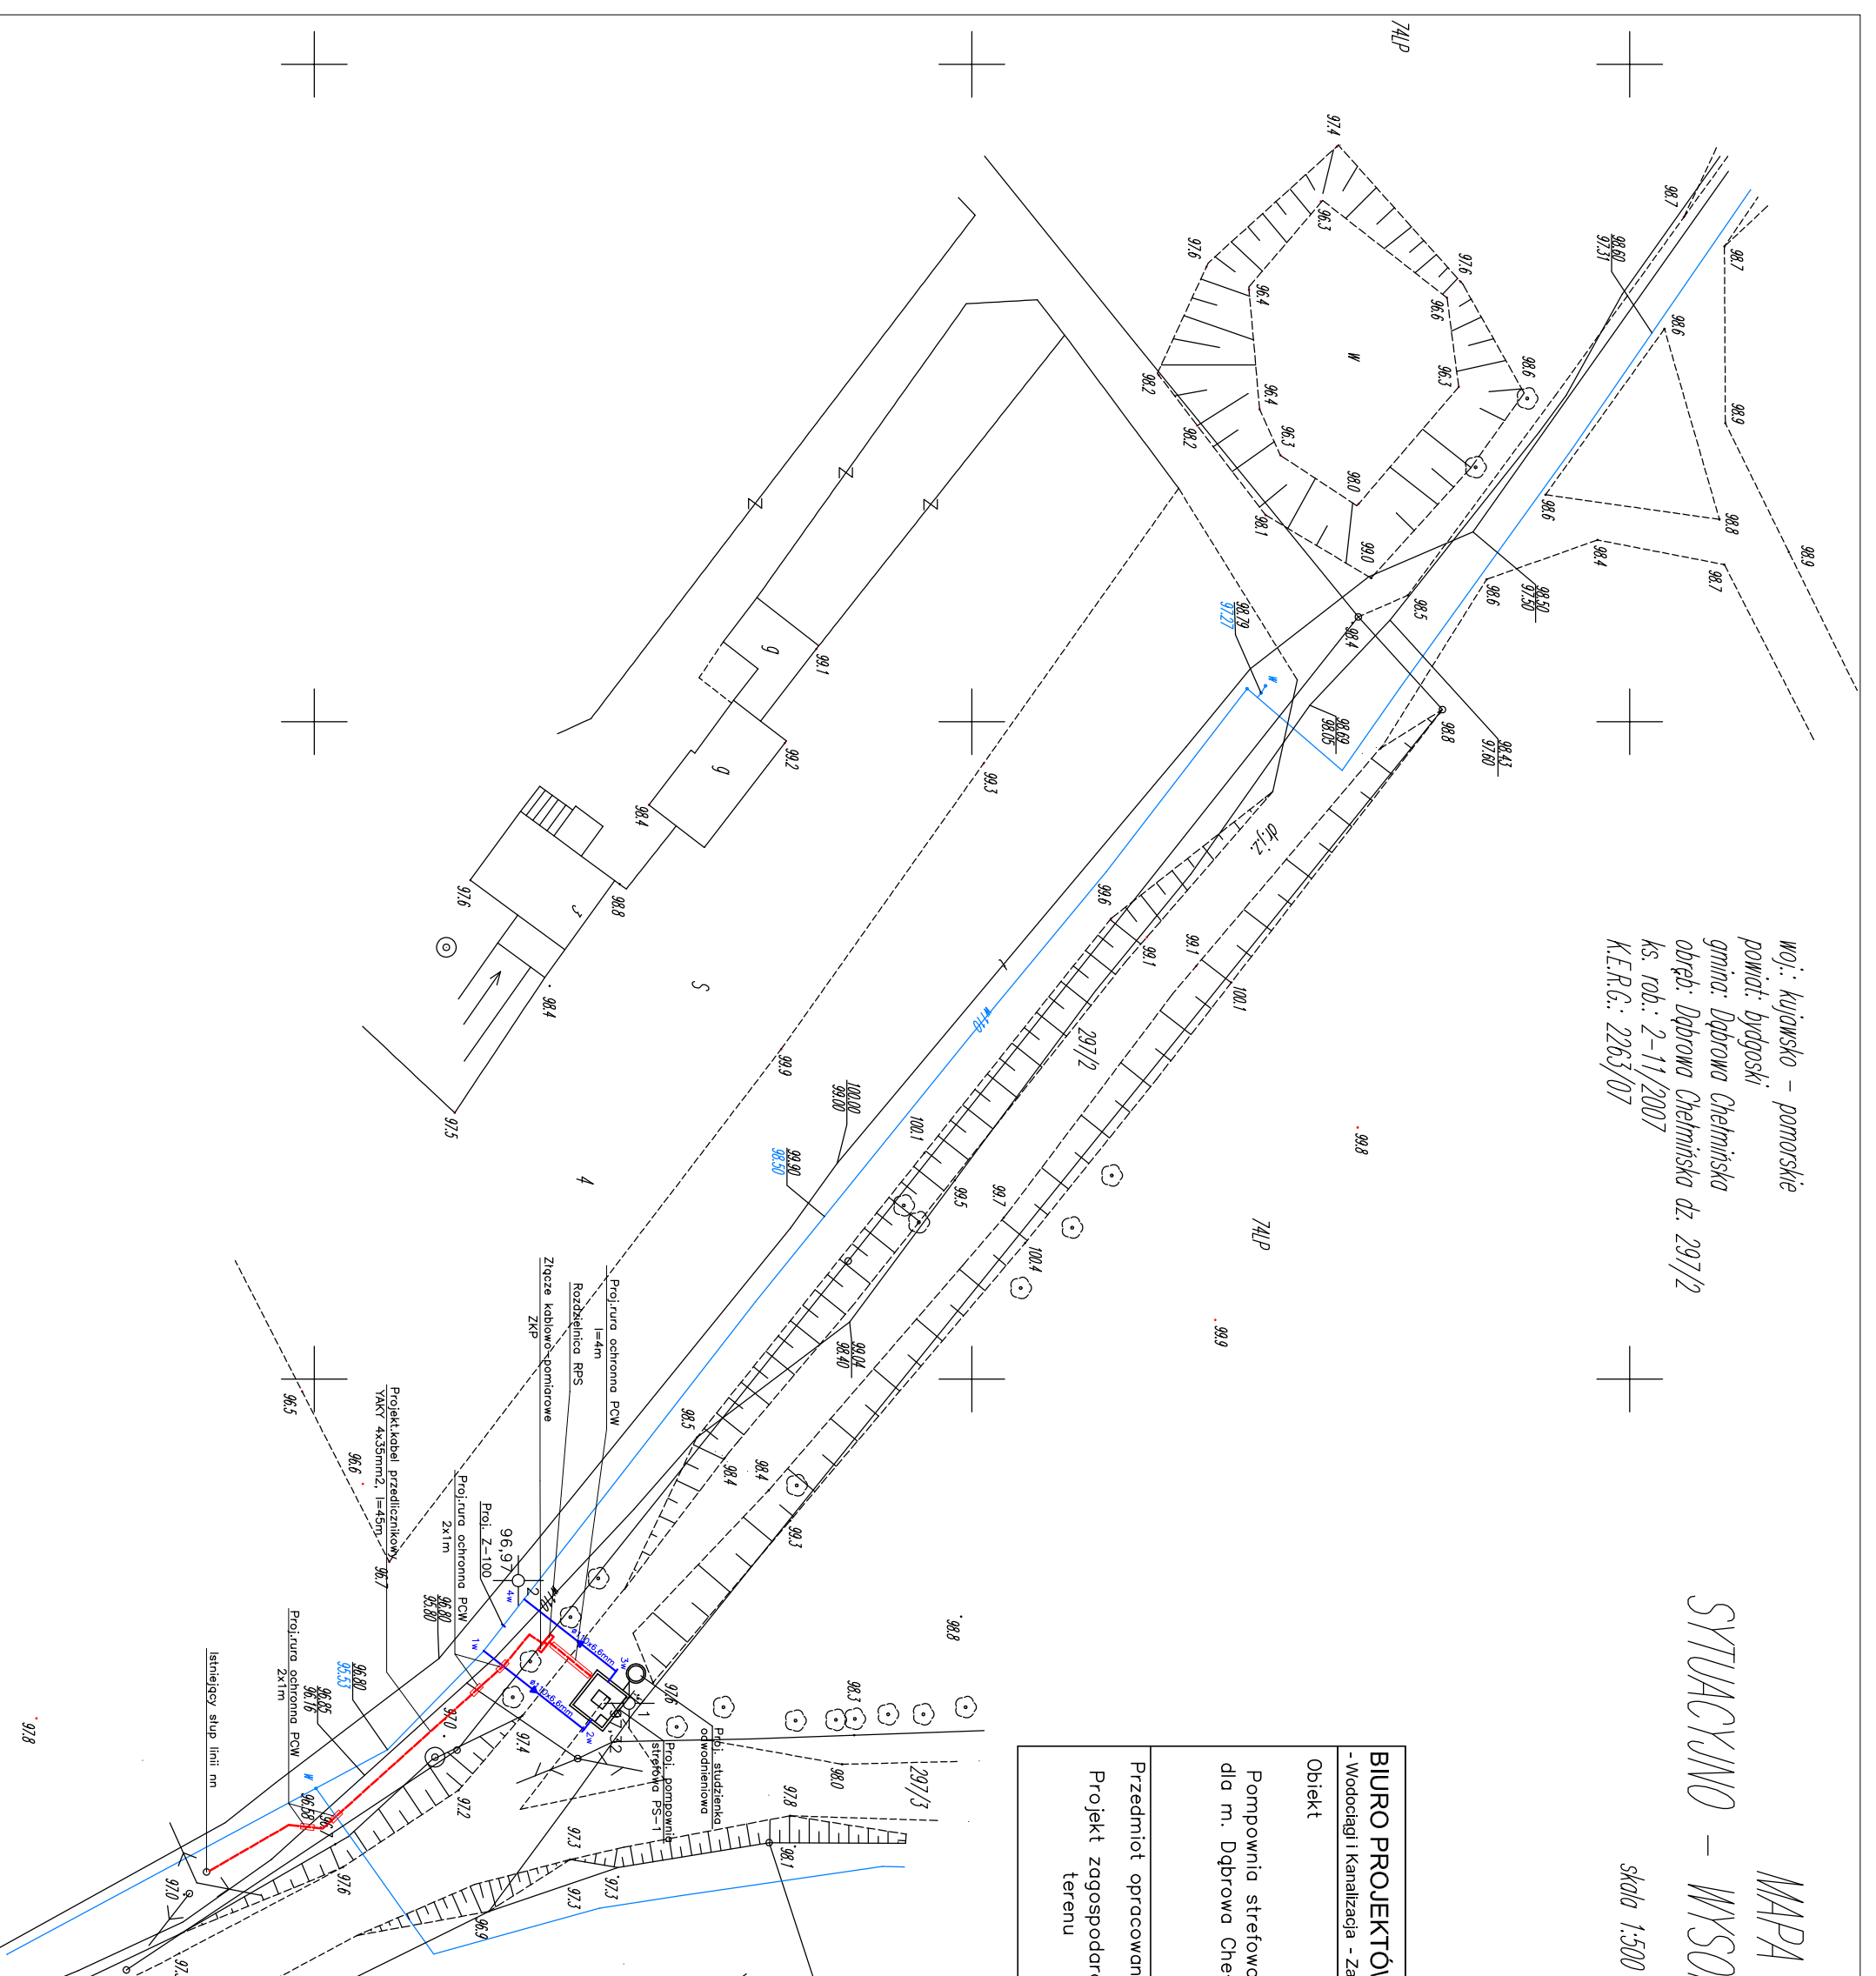

97.8