

woj.: kujawsko – pomorskie
 powiat: bydgoski
 gmina: Dąbrowa Chełmińska
 obręb: Dąbrowa Chełmińska dz. 297/2
 ks. rob.: 2-11/2007
 K.E.R.G.: 2263/07



 


MAPA
 SYTUACYJNO – WYSOKOŚCIOWA


Skala 1:500

BIURO PROJEKTÓW BUDOWNICTWA KOMUNALNEGO			
- Wodociągi i Kanalizacja - Zarządzanie, Konsulting - Spółka z o.o. w Bydgoszczy			
Obiekt	Brzoza	Stadium	Nr zleceńca Bd 4350
Pompiwnia strefowa PS-1 dla m. Dąbrowa Chełmińska	sanitarna	PB	
Autor proj.	inż. Anna Majder uprawnienia budowlane nr ewidencji KUP/0064/P005/06 do projektowania bez ograniczeń w specjalności inżynierskiej w zakresie: wodociągów i kanalizacji wentylacji, pch. gazowych, wodociągów i kanalizacji		
Przedmiot opracowania	Sprawdził	inż. Jan Brzeski uprawnienia budowlane nr ewidencji 3/65/Bg i 239/60	
Pian sytuacyjno – wysokościowy	Data	Skala	Nr rysunku
	08.2007r.	1:500	1

Uzgodnienie branży elektrycznej
 inż. A. Neumann

Za zgodność z orginatem

- LEGENDA
-  4110x6,6mm Proj. przewód wodociągowy
 -  632mm Proj. rurociąg tłoczny
 -  96,3 Proj. kabel energ.nn
 -  Proj. rura ochronna PCW
 -  78 Proj. złącze kablowo-pomiarowe

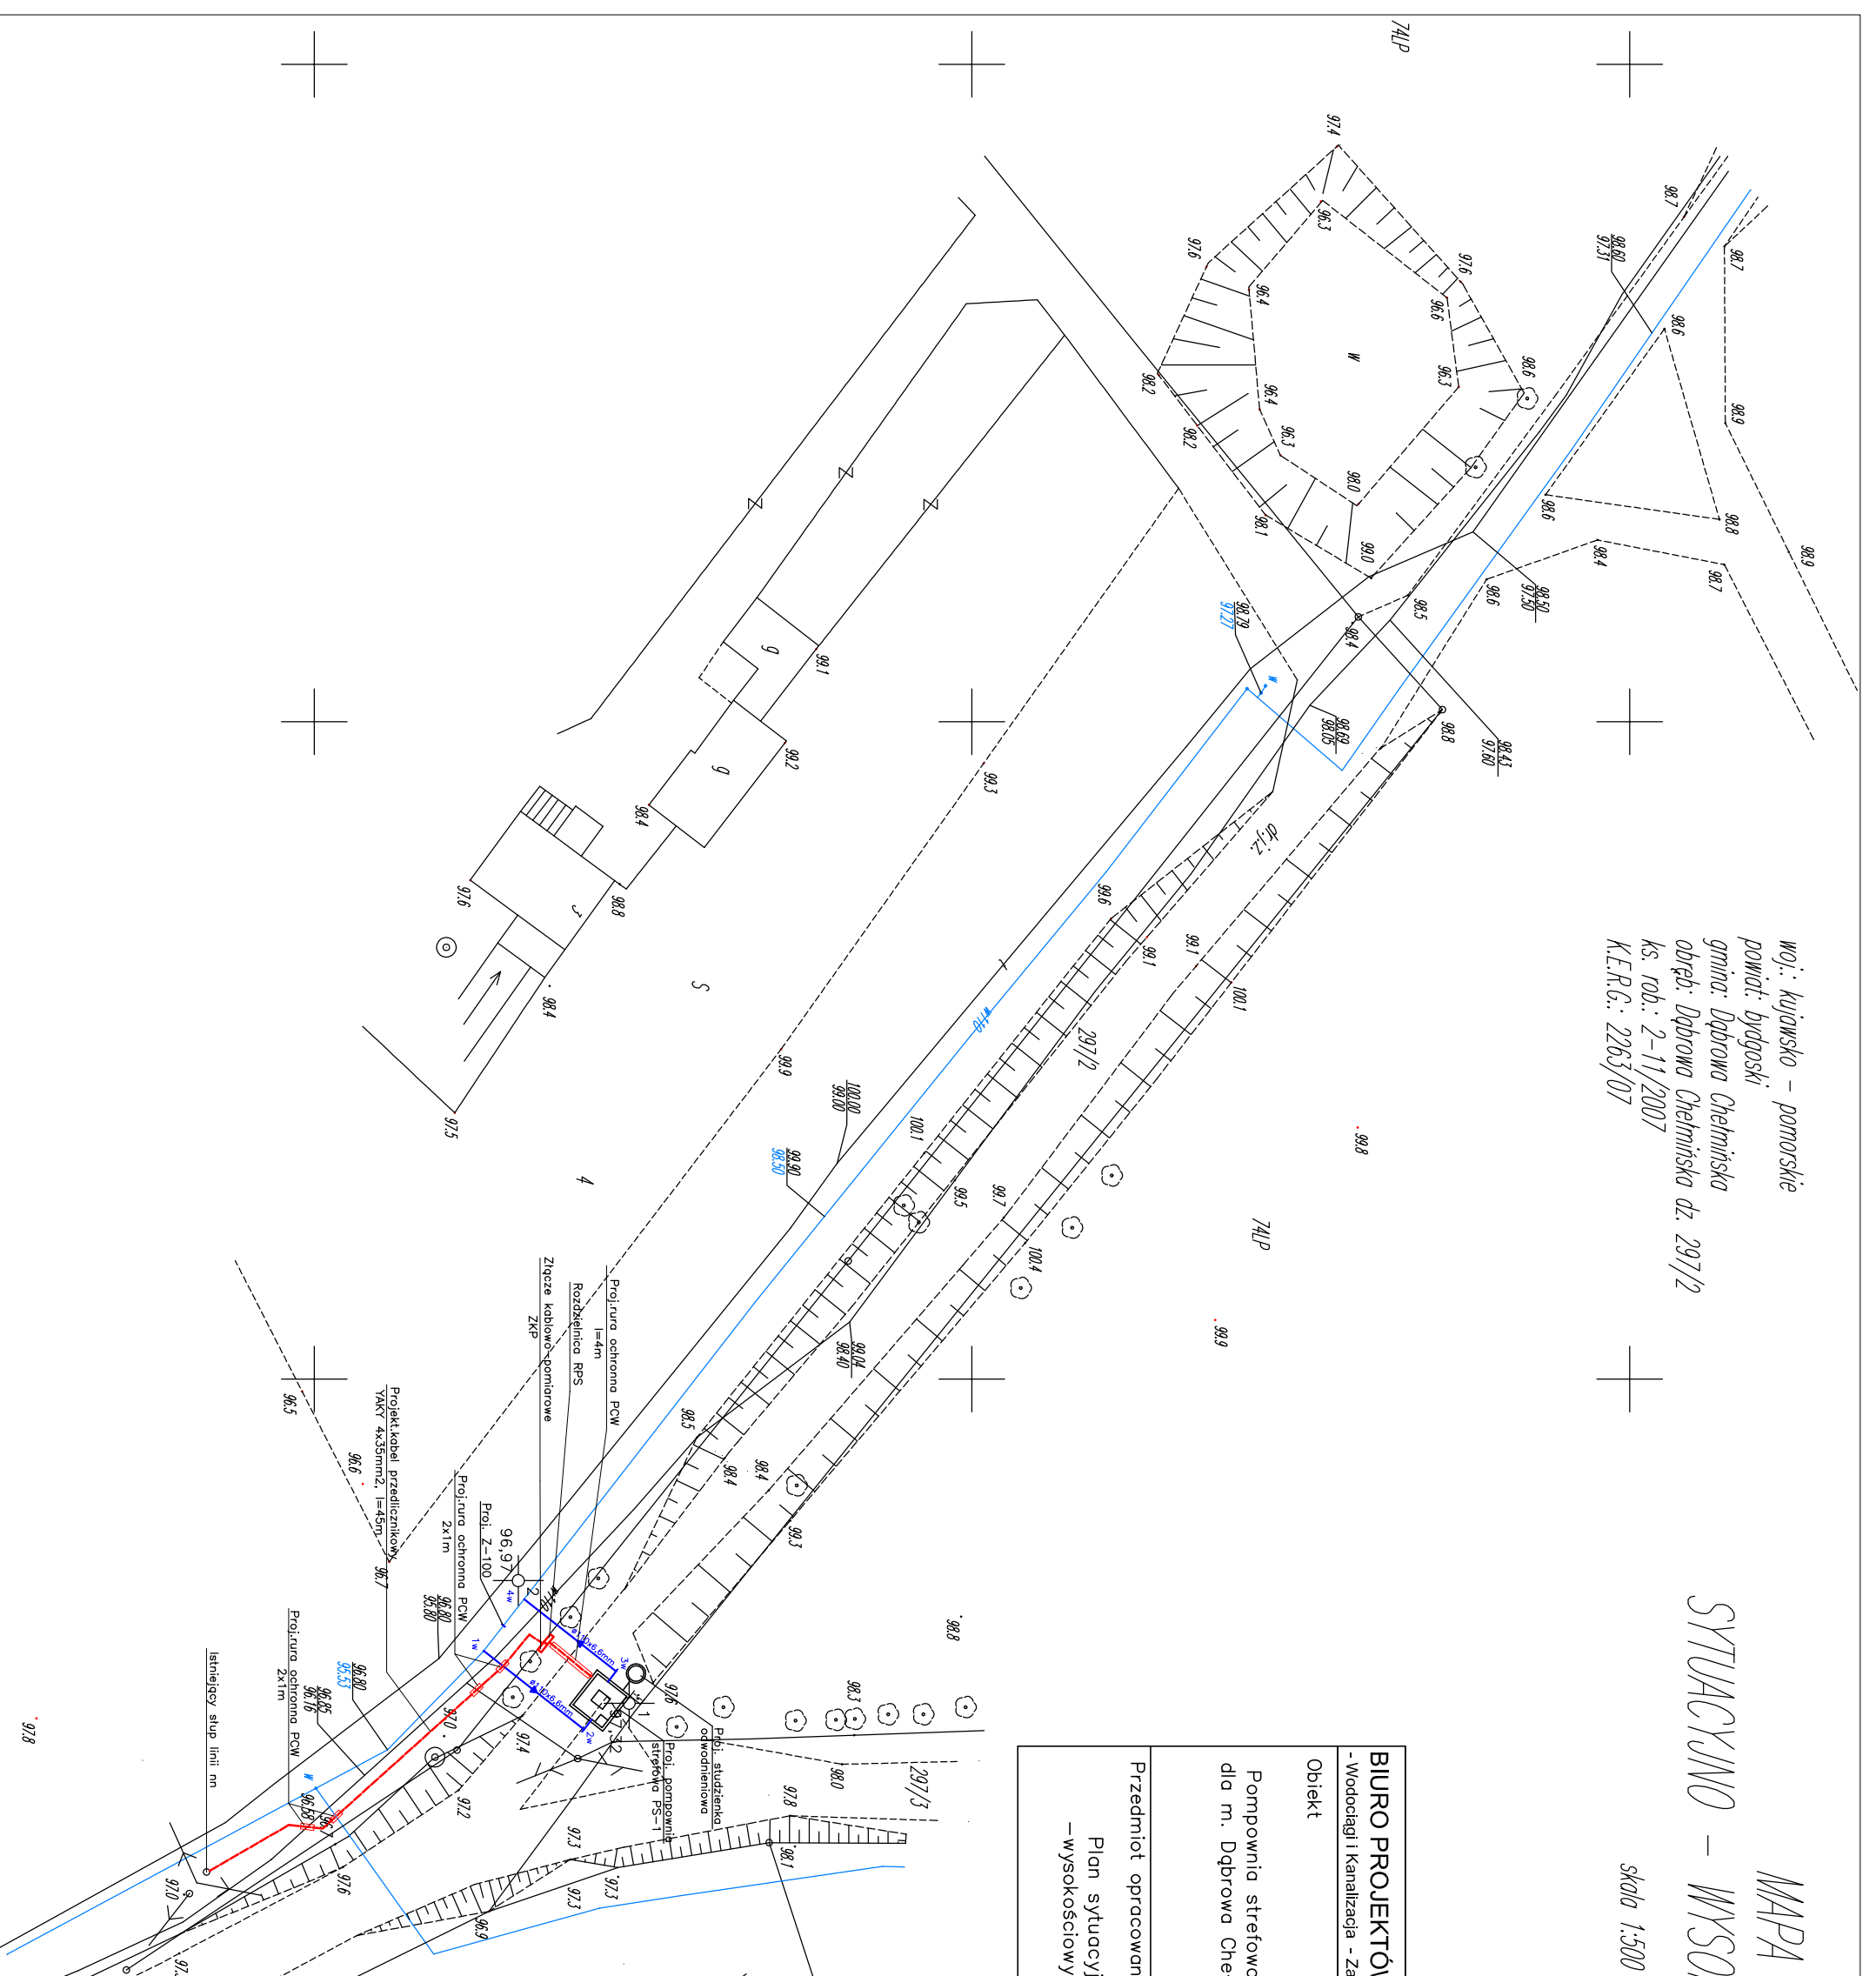

97.8